

STAVBA 4 STAVBA 5

STOKA "SC-H2"
PP D 250 DL. 296,0 m

⑥ OCELOVÁ CHRÁNIČKA DN 400, DL. 12,0 m
KAMENNÁ ROVNANINA S VYKLÍNOVÁNÍM, Š. 6,0 m
KRYTÍ CHRÁNIČKY 1,0 m PODE DNEM TOKU
POTOK ŠTÁVNICE – SPRÁVCE POVODÍ MORAVY s.p.

⑦ OCELOVÁ CHRÁNIČKA DN 400, DL. 9,0 m
KAMENNÁ ROVNANINA S VYKLÍNOVÁNÍM, DL. 6,0 m
KRYTÍ CHRÁNIČKY 0,7 m PODE DNEM TOKU
BEZEJMENNÝ PŘÍTOK ŠTÁVNICE

SBĚRAČ "SC"
PP D 315 DL. 2417,0 m

LEGENDA:


| | |
|--|---|
| | NAVRŽENÁ KANALIZACE SPLAŠKOVÁ |
| | NAVRŽENÁ KANALIZACE DEŠŤOVÁ – DOPLNĚNÍ |
| | NAVRŽENÉ VÝTLAČNÉ POTRUBÍ |
| | STÁVAJÍCÍ KANALIZACE |
| | STÁVAJÍCÍ PODZEMNÍ SDĚLOVACÍ ROZVODY – NOVÉ |
| | STÁVAJÍCÍ STL PLYNOVOD |
| | STÁVAJÍCÍ VEDENÍ NN |
| | STÁVAJÍCÍ VEDENÍ VN |
| | STÁVAJÍCÍ VODOVOD |
| | NAVRŽENÁ PŘÍPOJKA VODY |
| | NAVRŽENÉ PŘÍPOJKY NN |
| | KANALIZAČNÍ NÁPOJENÍ |
| | SOUKROMÉ PŘÍPOJKY – ORIENTAČNÍ NÁVRH |
| | STÁVAJÍCÍ PŘÍPOJKY |
| | STÁVAJÍCÍ SEPTIK, JIMKA, DOMOVNÍ ČOV |
| | STÁVAJÍCÍ DEŠŤOVÉ SVODY |

LEGENDA STAVEB:
STAVBA 1: SPOLEČNÁ ČOV DOLNÍ LHOTA
STAVBA 2: KANALIZACE DOLNÍ LHOTA
STAVBA 3: KANALIZACE HORNÍ LHOTA
STAVBA 4: KANALIZACE SEHRADICE
STAVBA 5: KANALIZACE SLOPNÉ

STAVEBNÍ OBJEKTY:
SO 401 – KANALIZACE V OBCI
SO 402 – OPRAVA KOMUNIKACE III/4921
SO 403 – ÚPRAVY MÍSTNÍCH KOMUNIKACÍ

ZNAČENÍ STOK:
S... – SPLAŠKOVÁ
D... – DEŠŤOVÁ
...A – DOLNÍ LHOTA
...B – HORNÍ LHOTA
...C – SEHRADICE
...D – SLOPNÉ

KLAD LISTŮ:

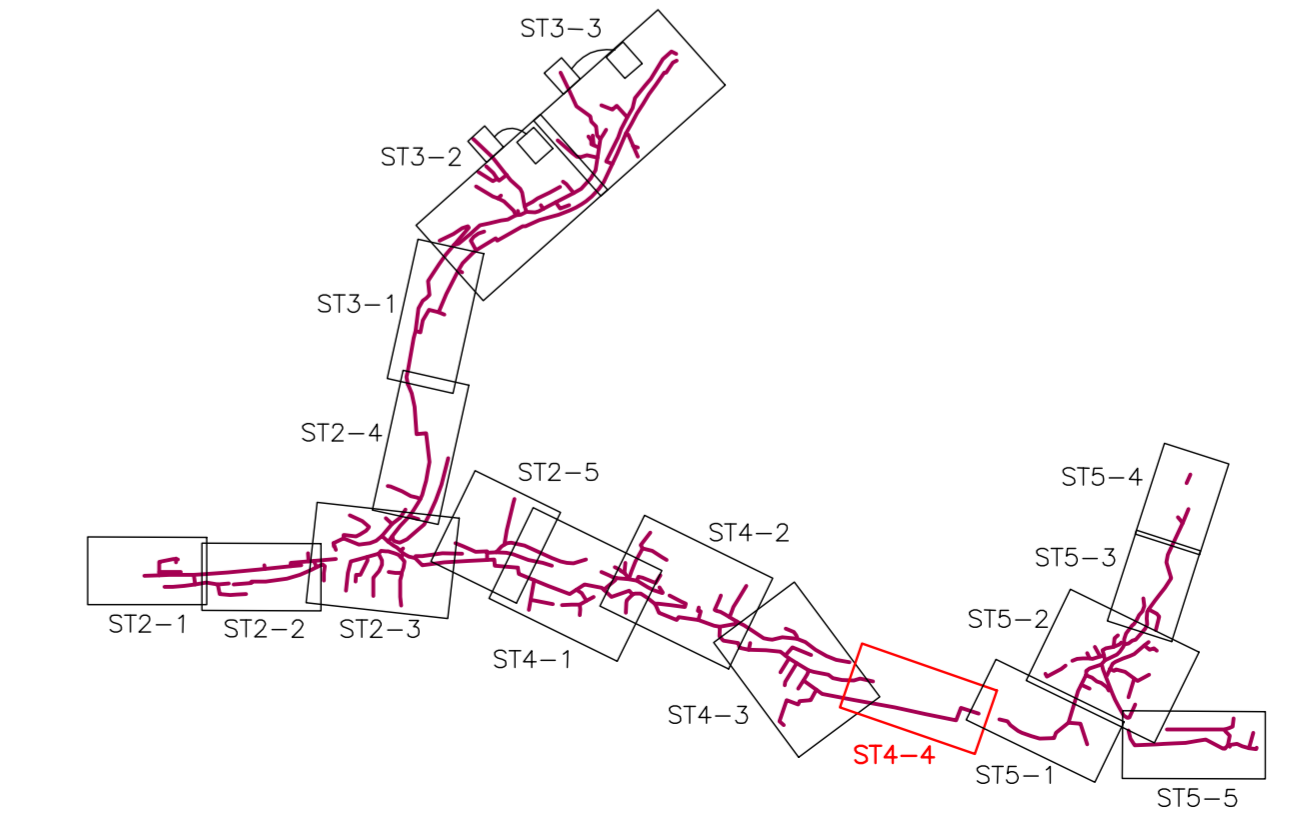

| | | | | |
|---|----------------------------------|-----------------------------|-----------------------------------|---------------------------------------|
| VYPRACOVAL ING. NOVOTNÝ | OSP. PROJ. PROFESE H. MKEŠOJÁ | KONTROLOVAL ING. NOVOTNÝ | HL. INŽ. PROJEKTU ING. NOVOTNÝ | |
| MÍSTO STAVBY: DOLNÍ LHOTA, HORNÍ LHOTA, SEHRADICE, SLOPNÉ | | | | FORMÁT: 12 x A4 |
| STAVEBNÍK: SVAZEK OBCÍ AGLOMERACE DOLNÍ LHOTA | | | | DATA: 6/2008 |
| AGLOMERACE DOLNÍ LHOTA | | | | STUPEŇ: DSP |
| ODKANALIZOVÁNÍ | | | | MĚŘÍTKO: 1:500 |
| STAVBA 4 – KANALIZACE SEHRADICE | | | | ZAK. ČÍSLO: 080454 |
| STAVBA 5 – KANALIZACE V OBCI | | | | ARCHIVNÍ KÓD [PRJ] [ČS. VYKRESU] [DD] |
| STAVBA 4 – SITUACE Č. 4 | | | | BUS H401-05 |